


ob. sali gimnastycznej

ob. wentylacji


ob. gimnazjum

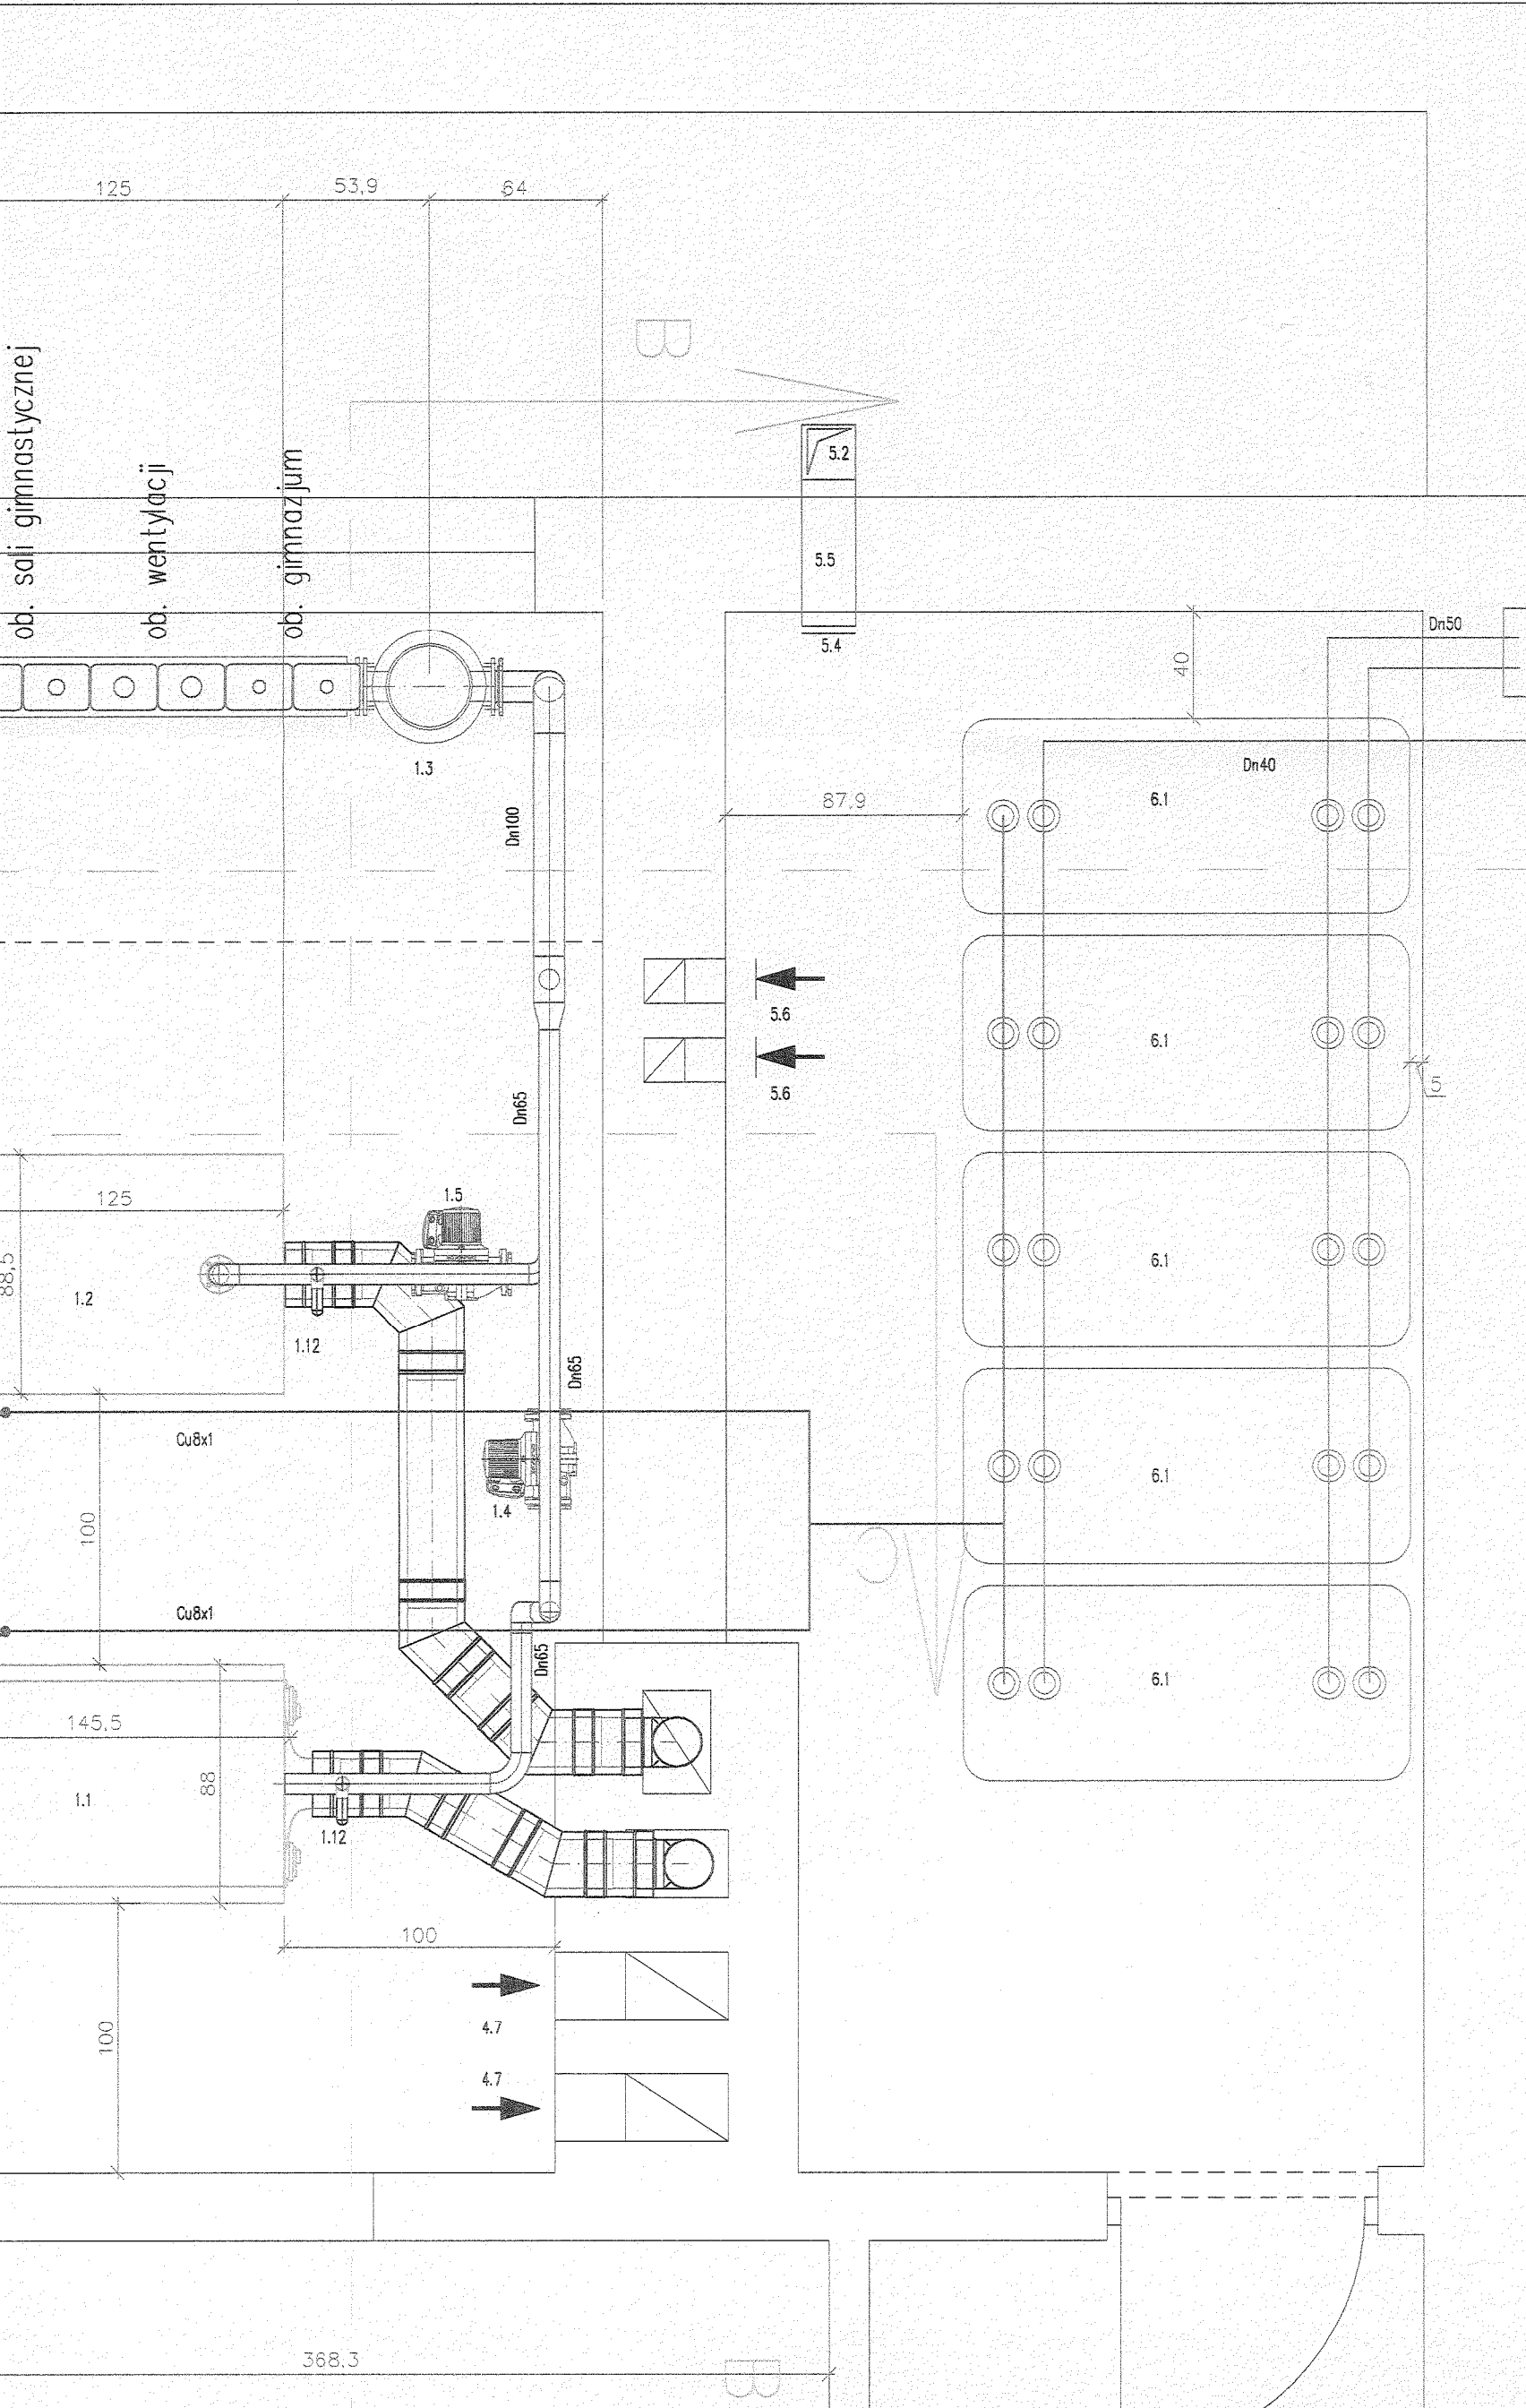



15x15.3
30

RZECZOZNAWCA
SPRAW ZABEZPIECZEN PRZECIWPOŻAROWYCH
mgr inż. Witalis Bonda
upr. KG PSP 68/93
Białystok, dnia 22.05.2007r.
Oświadczam, że projekt jest zgodny z wymogami
ochrony przeciwpożarowej
i stwierdzam
z uwagami

Pracownia Projektowa Instalacji Sanitarnych Grażyna i Jacek Szumscy sc 15-171 Białystok, ul. Jęczmienna 50, tel. (085) 664-77-97				
Nazwa rys.: Rzut pomieszczenia kotłowni				Rys. 2
Objekt: Szkoła Podstawowa Radziłów, ul. Sportowa				Skala 1: 25
				Edycja: A
	Imię i nazwisko	Nr upr.	Data	Podpis
Autor	mgr inż. Jacek Szumski	B1/70/94	05.2007r.	Szumski
Współpraca	mgr inż. Marcin Harasimowicz		05.2007r.	M. Harasimowicz

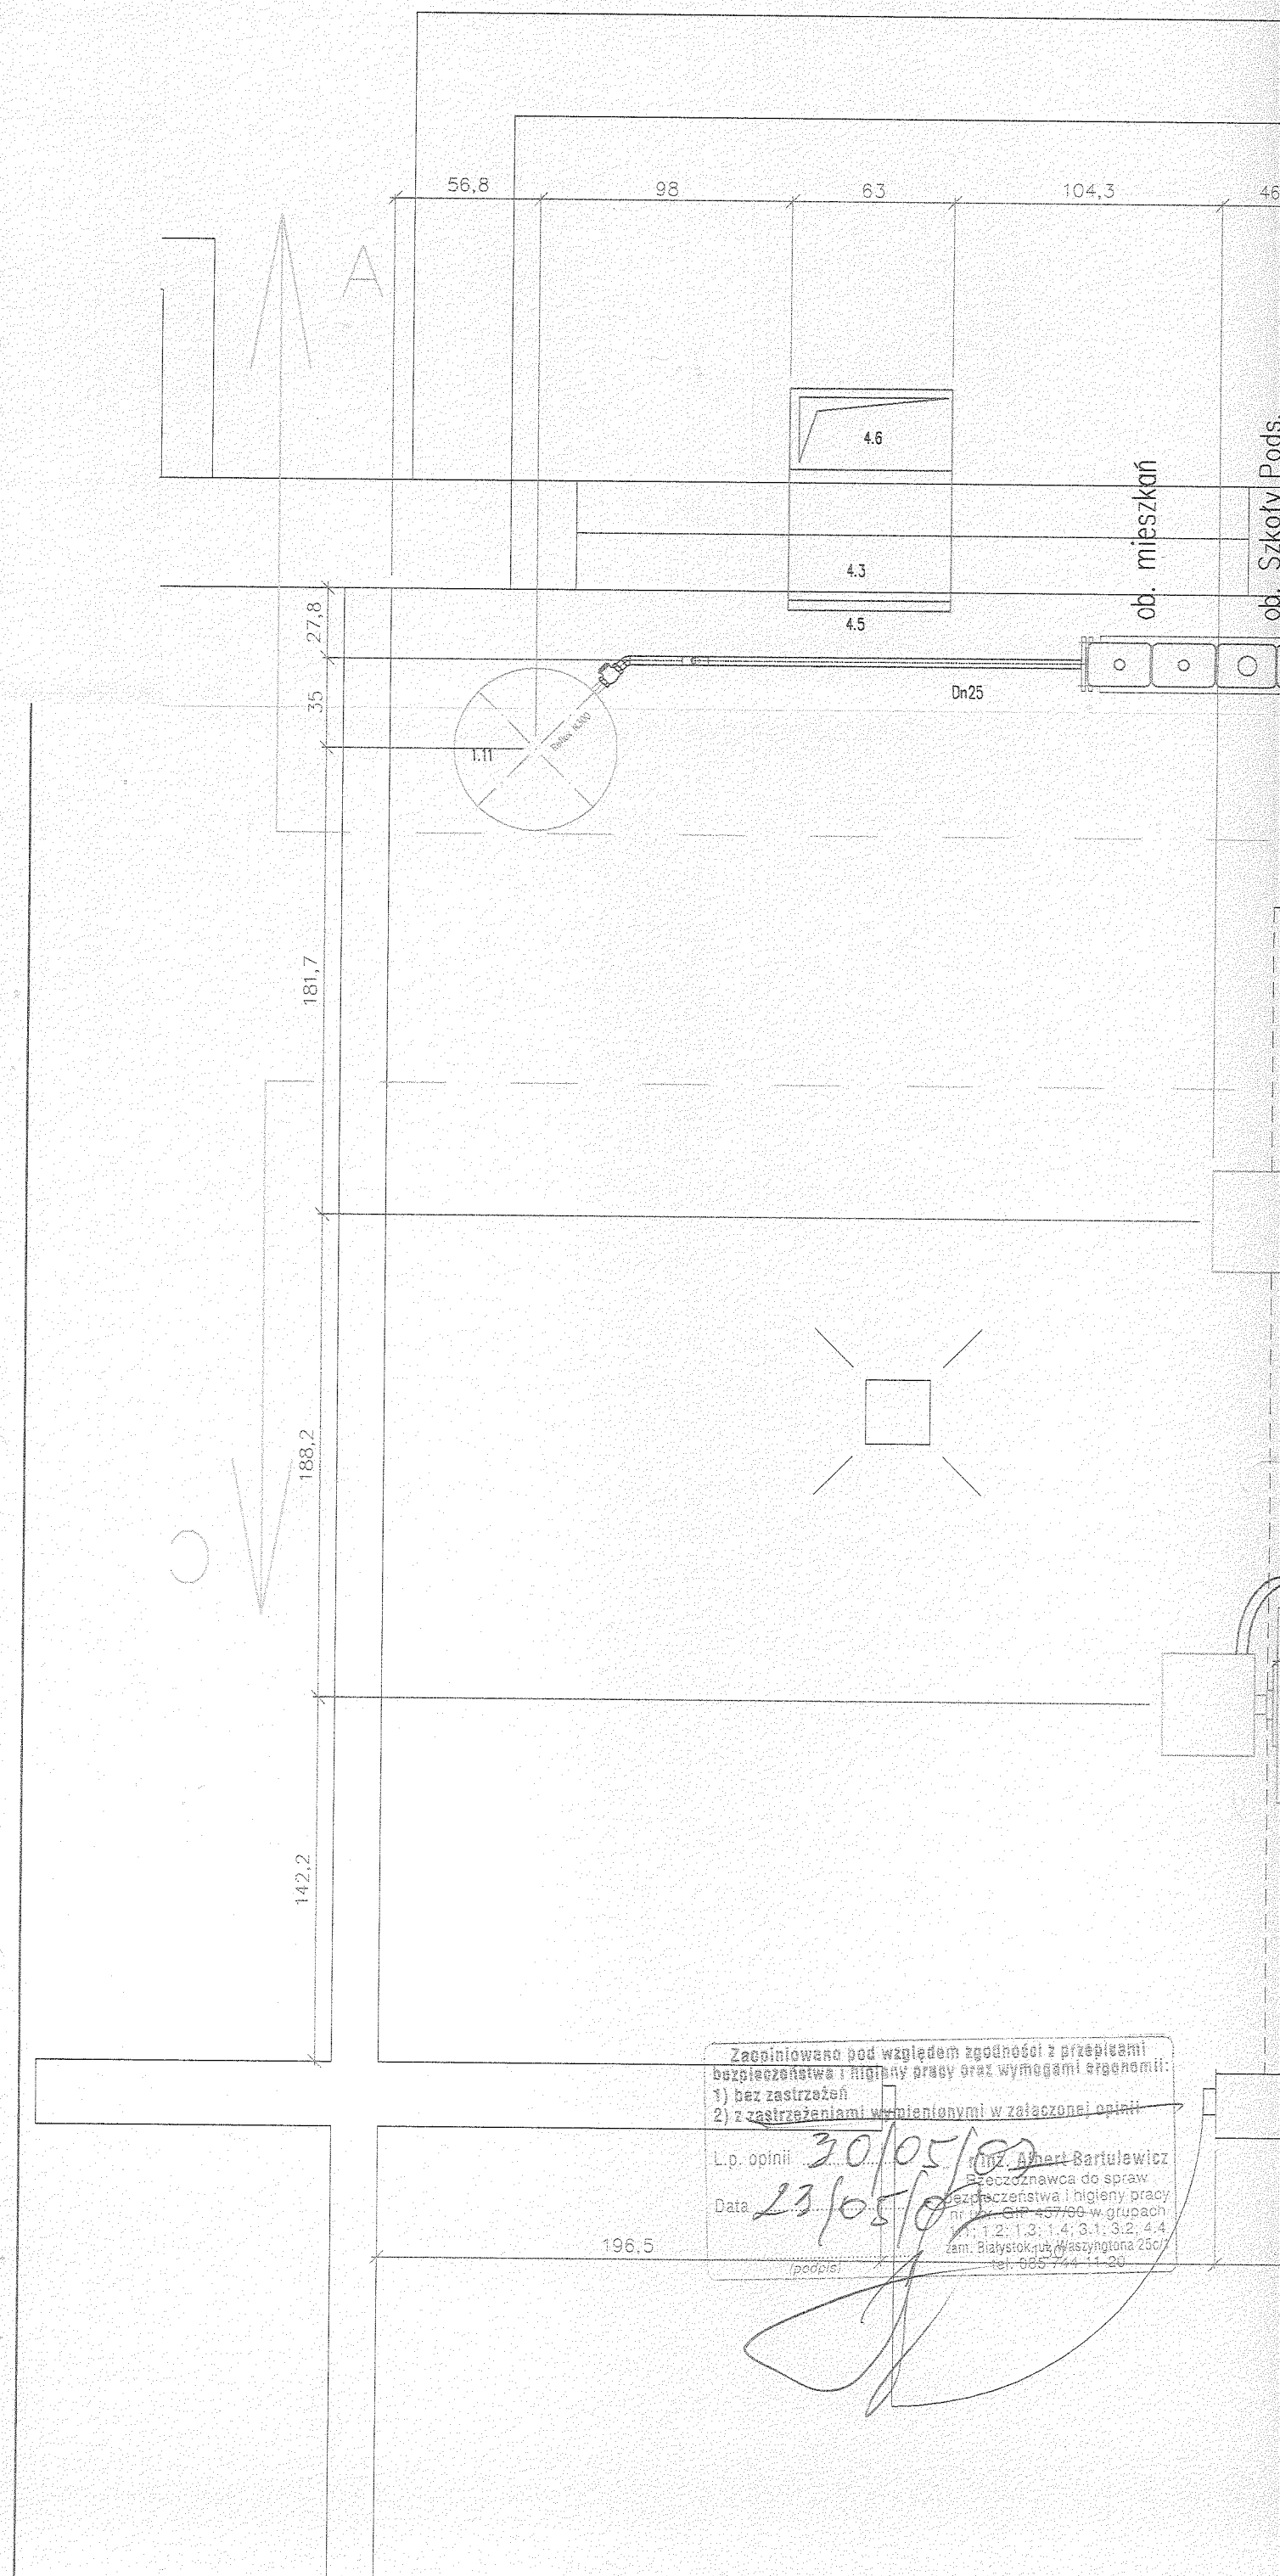


Przekrój B-B

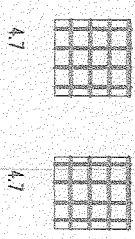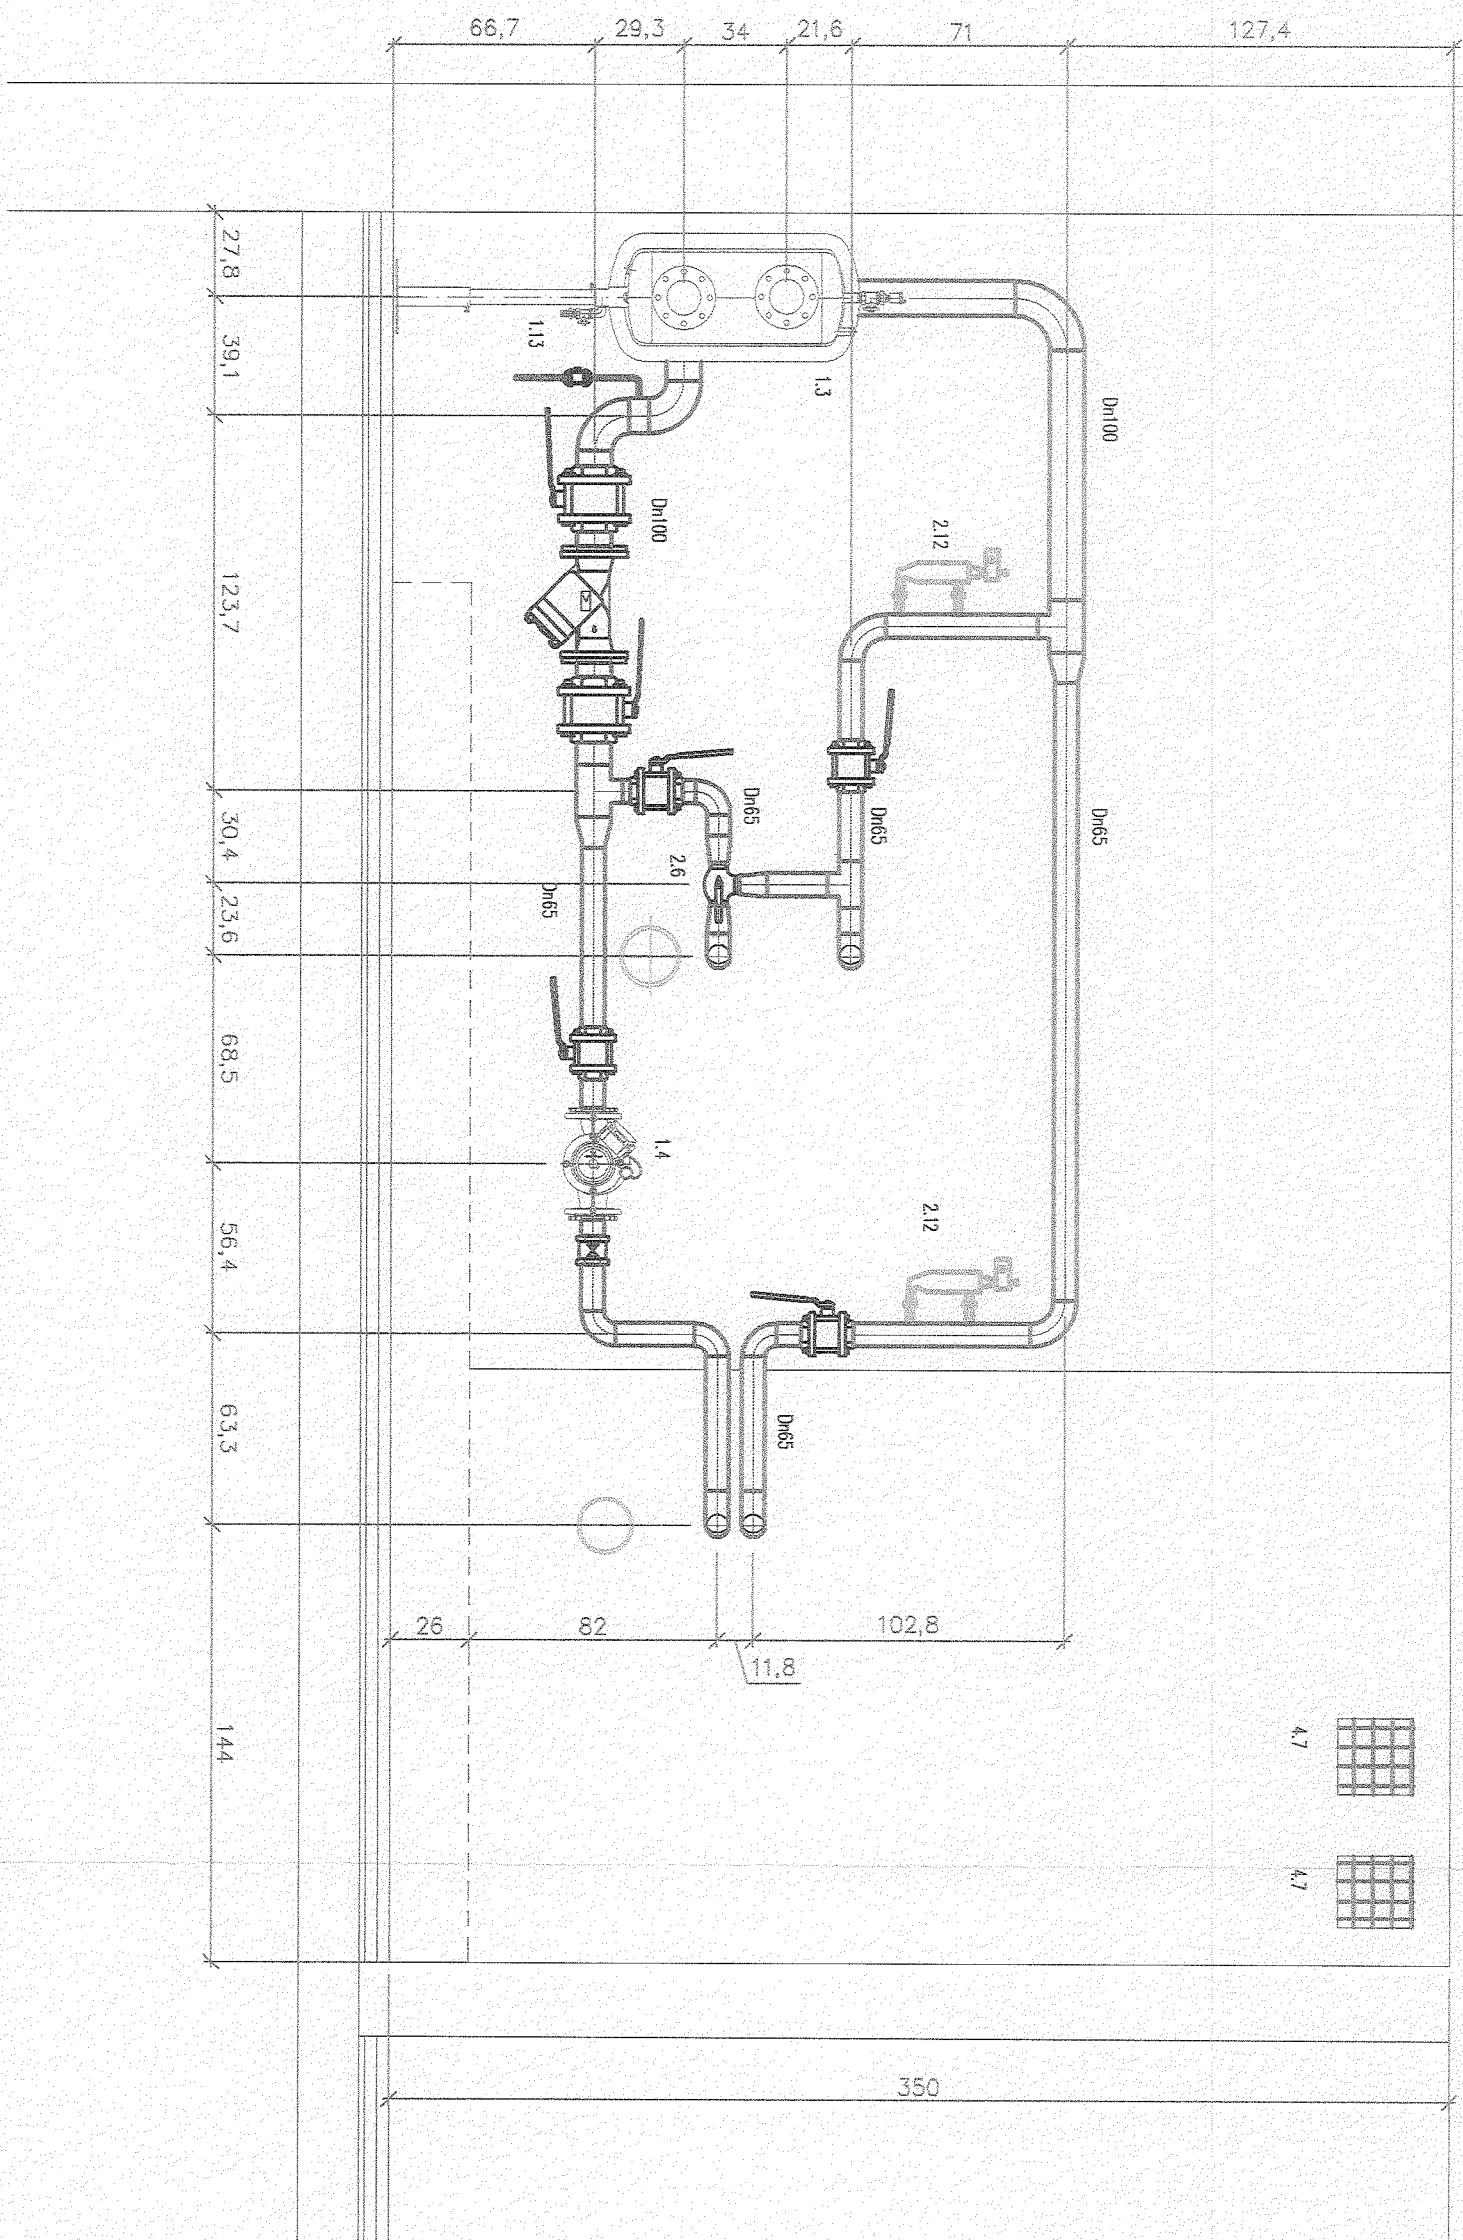



Pracownia Projektowa Instalacji Sanitarnych Grażyna i Jacek Szumscy sc			
15-171 Białystok, ul. Jęczmienna 50, tel. (085) 664-77-97			
Nazwa rys.: Przekrój B-B		Rys. 4	
Obiekt: Szkoła Podstawowa		Skala 1:25	
Rodzitiów, ul. Sportowa		Edycja: A	
Imię i nazwisko	Nr upr.	Data	Podpis
mgr inż. Jacek Szumski	B1/70/94	05.2007r.	Szumski
Współpraca	mgr inż. Marcin Harasimowicz	05.2007r.	M. Harasimowicz

Przekrój C-C

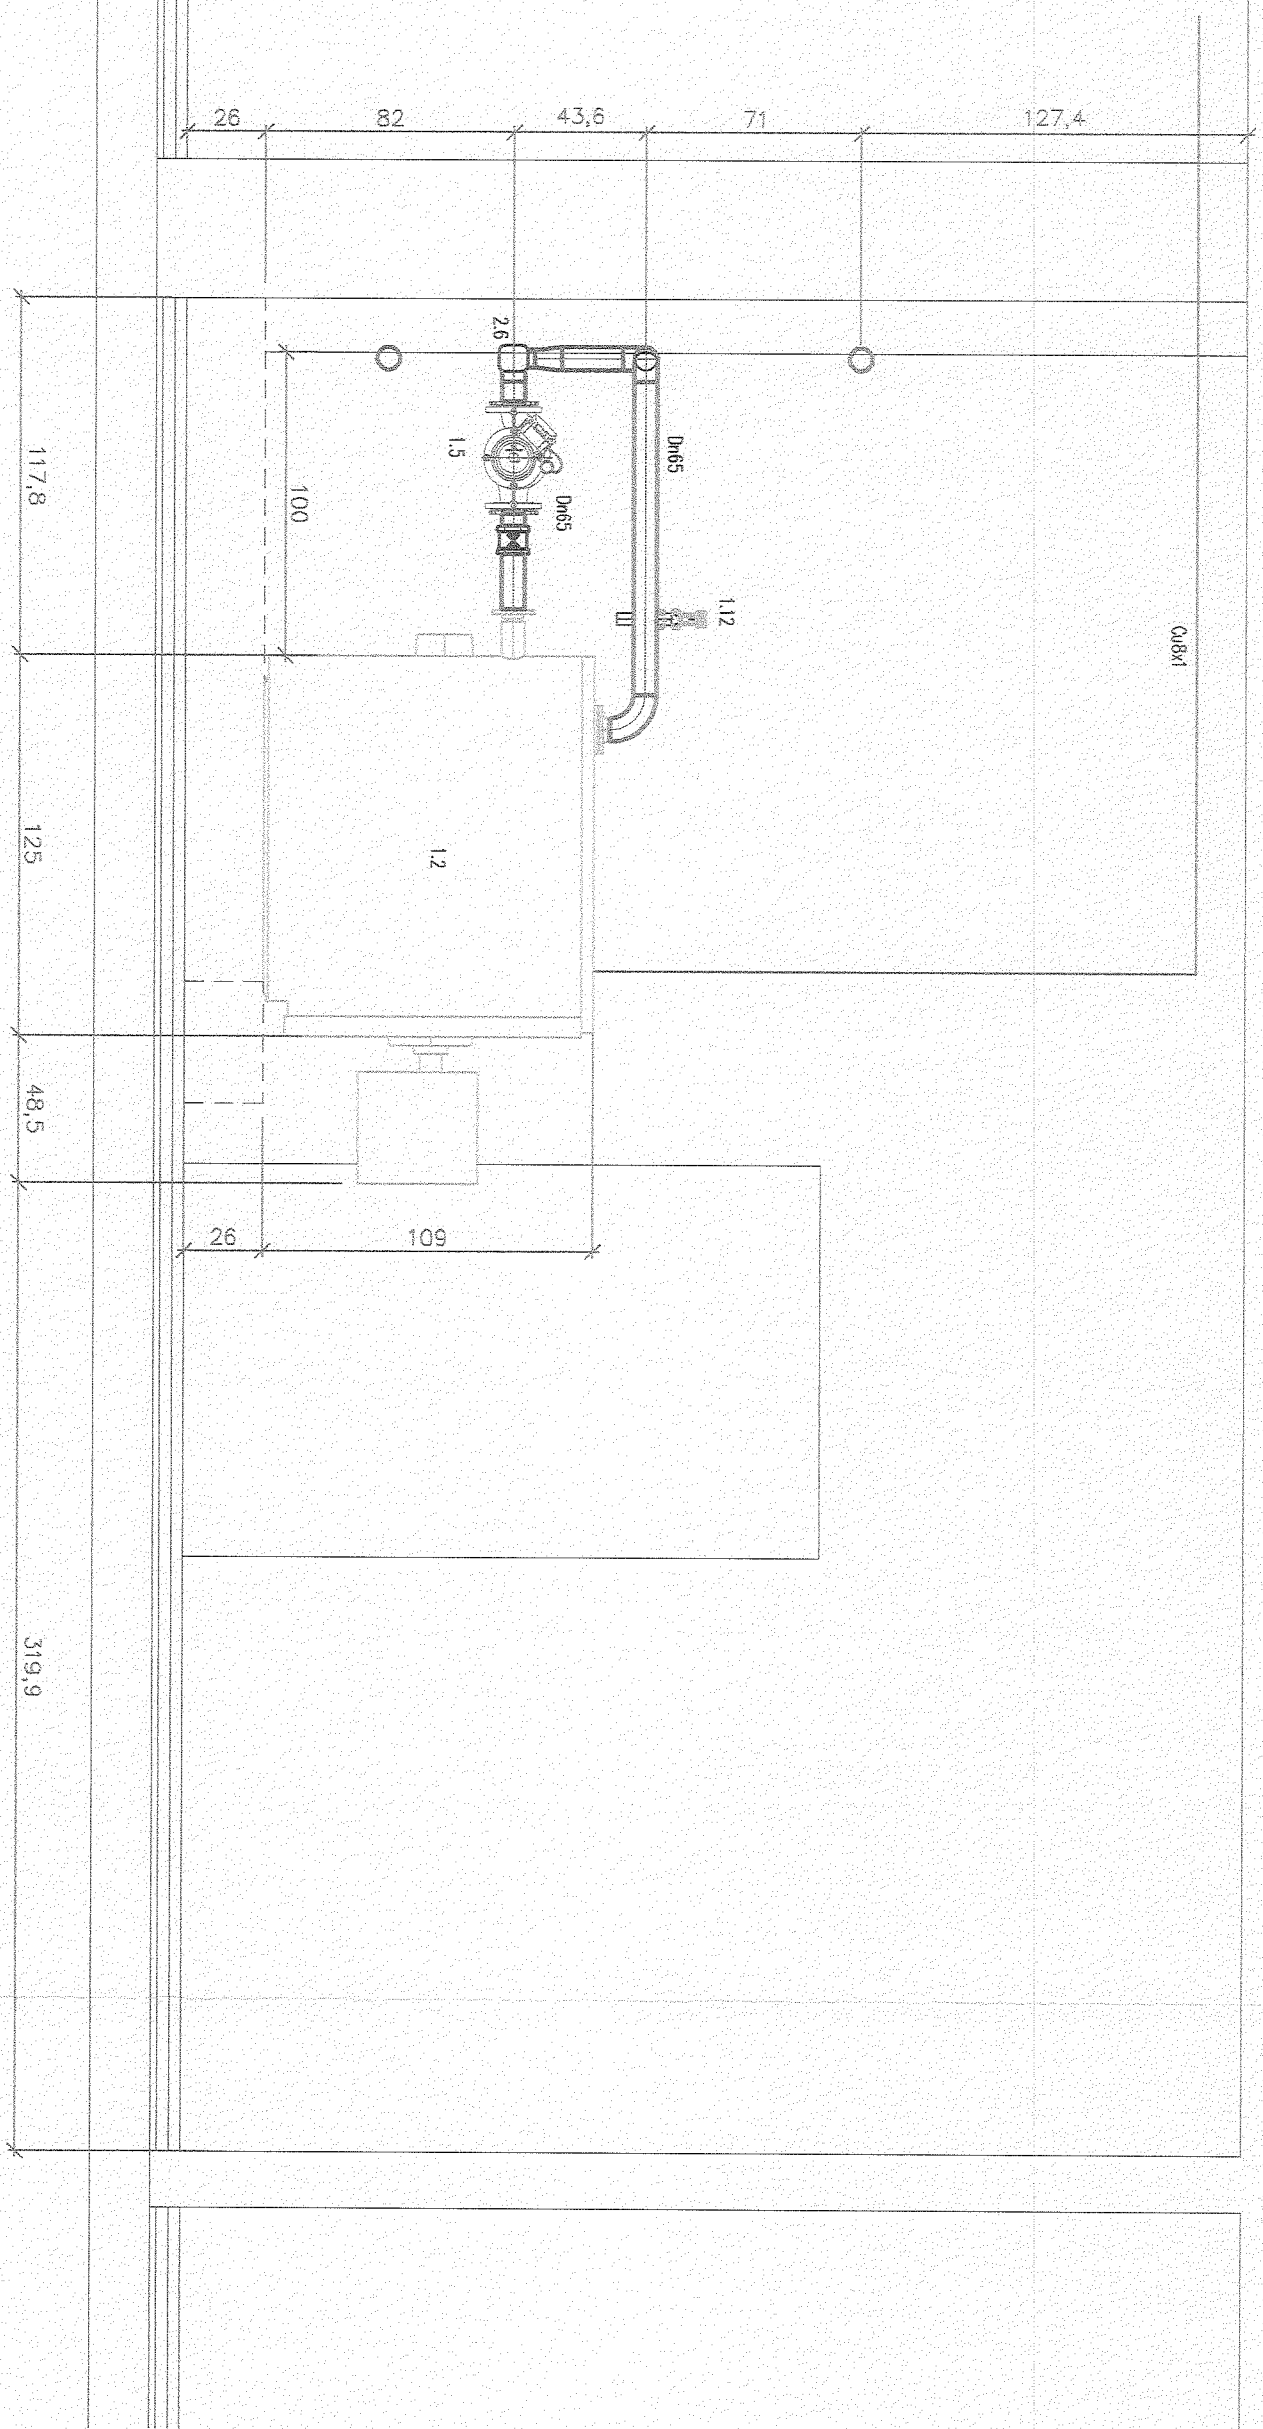


Pracownia Projektowa Instalacji Sanitarnych Grażyna i Jacek Szumscy sp			
15-171 Białystok, ul. Jęczmienna 50, tel. (085) 664-77-97			
Nazwa rys.: Przekrój C-C		Rys. 5	
Obiekt: Szkoła Podstawowa		Skala 1:25	
Radziłów, ul. Sportowa		Edycja: A	
	Imię i nazwisko	Nr upr.	Data
Autor	mgr inż. Jacek Szumski	B4/70/94	05.2007r.
Współpraca	mgr inż. Marcin Harasimowicz		05.2007r.
			Podpis
			Szumski
			Harasimowicz

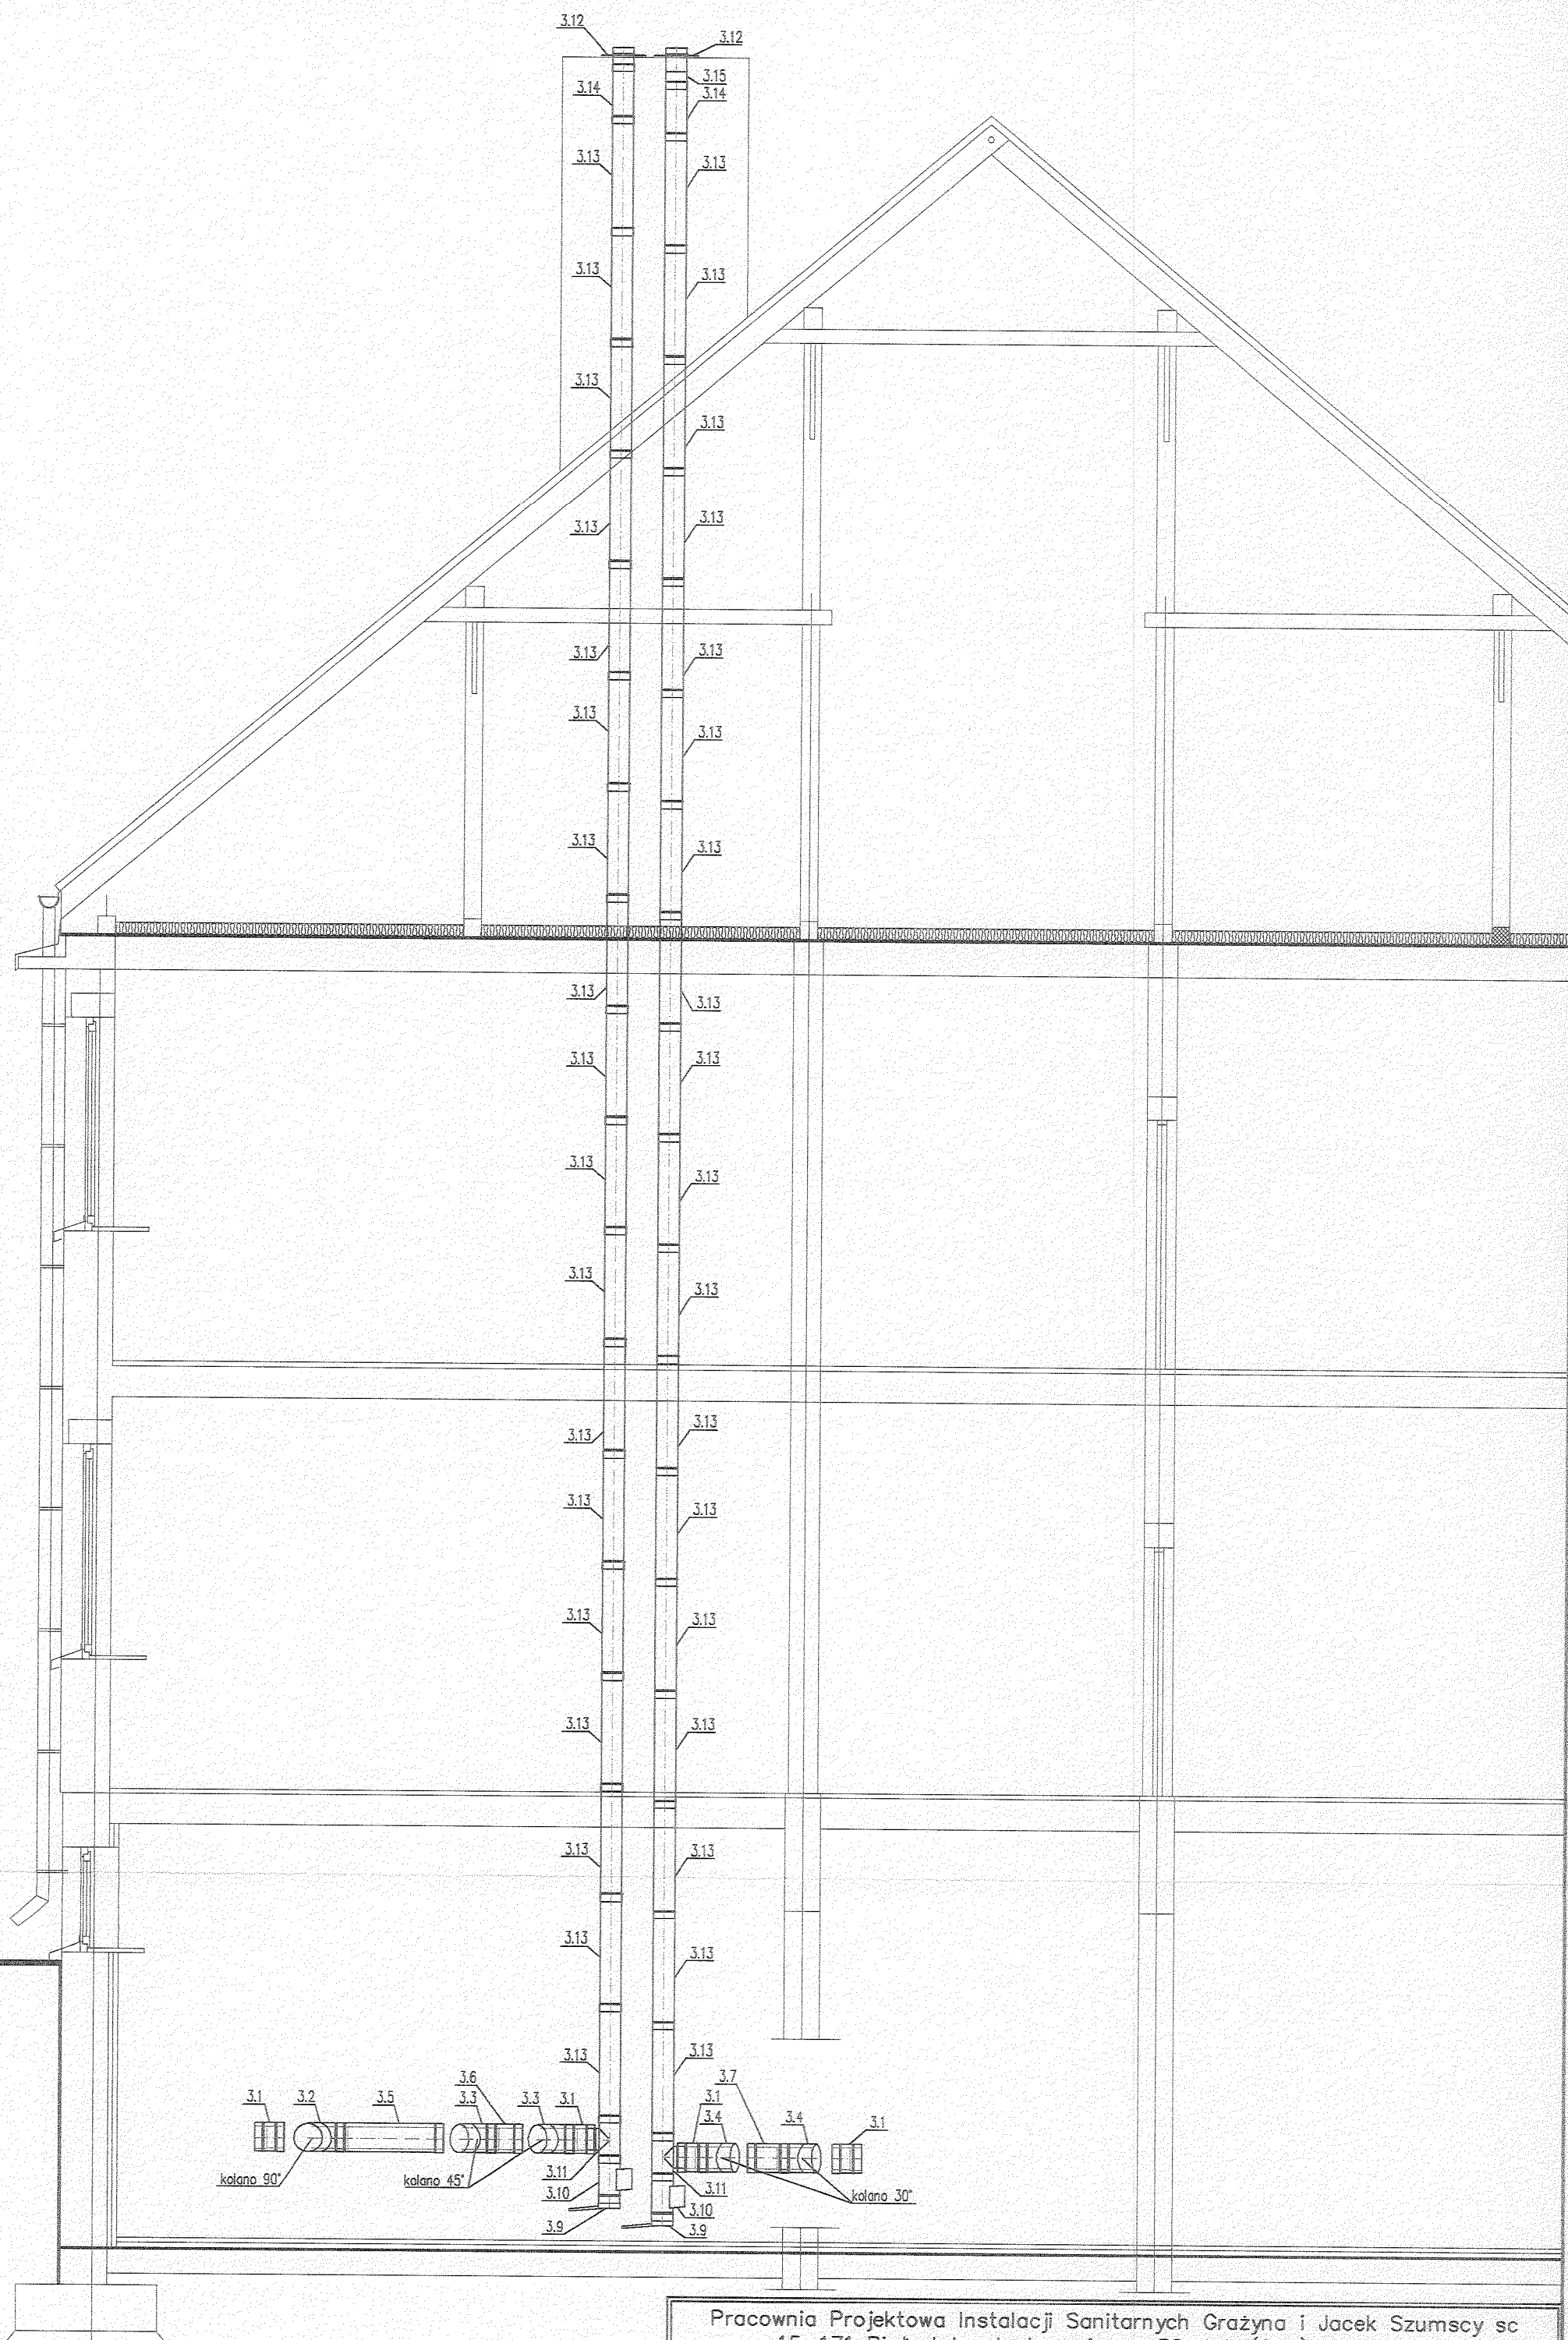

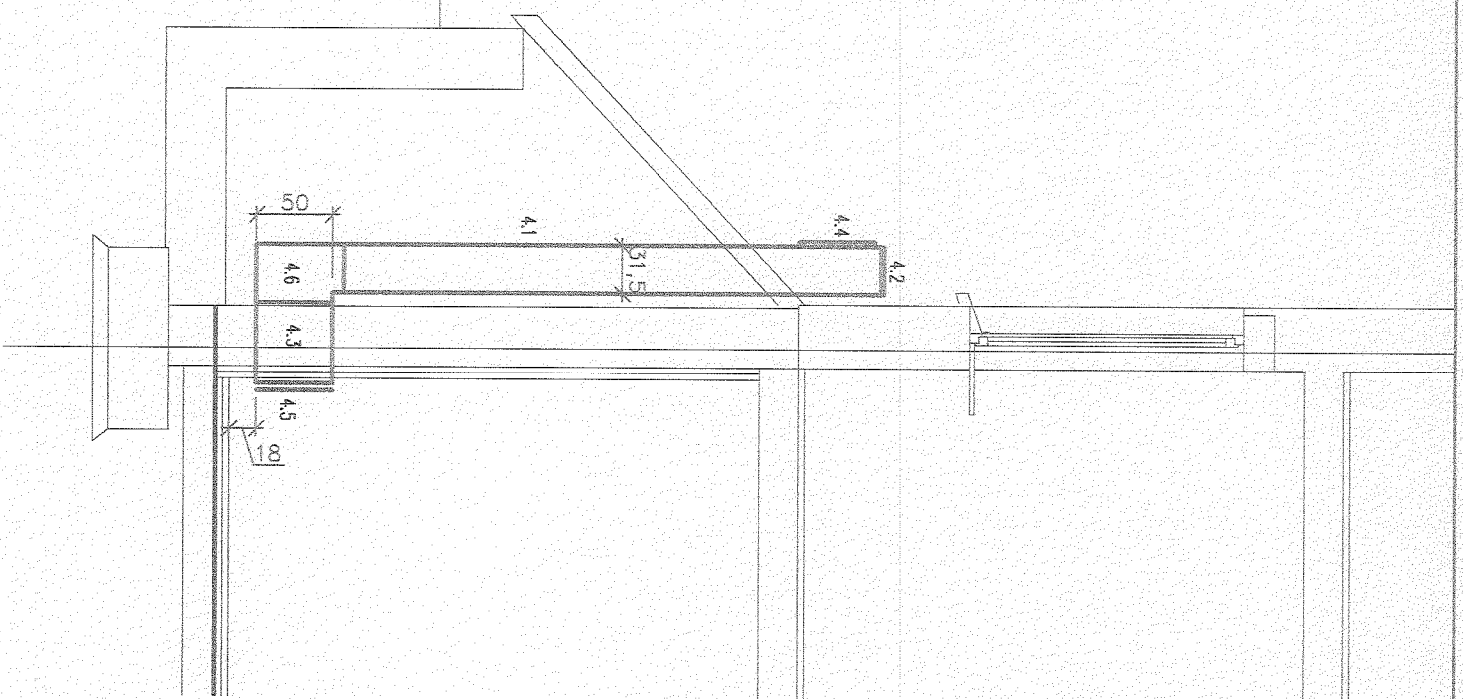

SCHEMAT MONTAŻOWY NAWIEWU DO KOTŁOWNI

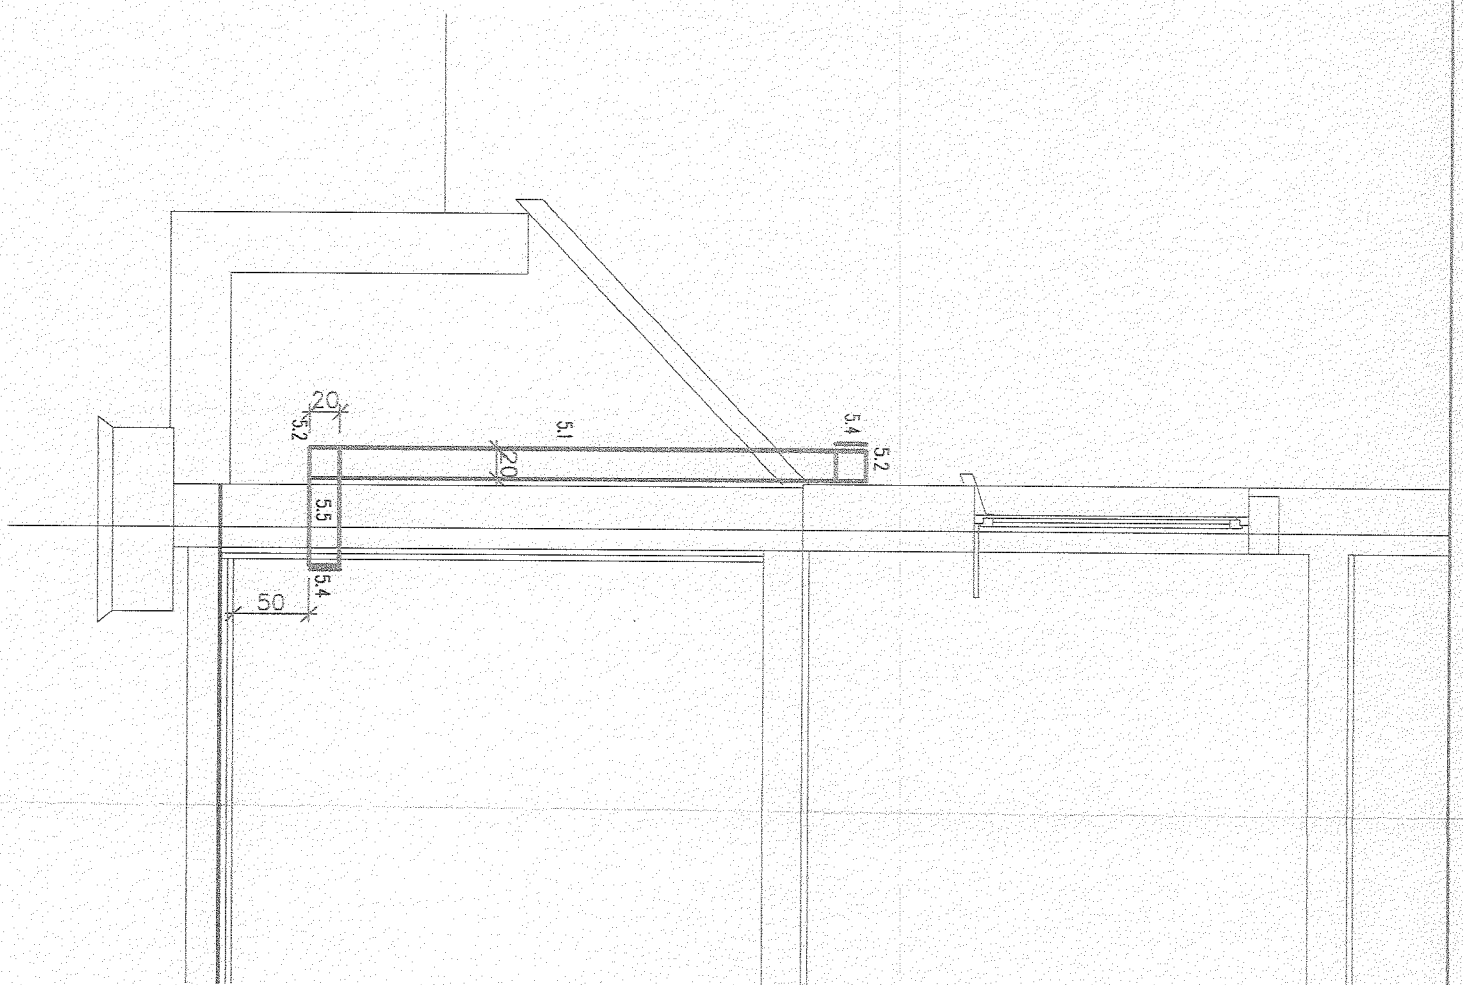

SCHEMAT MONTAŻOWY NAWIEWU DO MAGAZYNU OLEJU

Pracownia Projektowa Instalacji Sanitarnych Grażyna i Jacek Szumscy sp				
15-171 Białystok, ul. Jęczmienna 50, tel. (085) 664-77-97				
Nazwa rys.: Schemat montażowy kandrów nawiewnych			Rys. 8	
Obiekt: Szkoła Podstawowa			Skala 1:50	
Radziłów, ul. Sportowa			Edycja: A	
Imię i nazwisko		Nr upr.	Data	
Autor		mgr inż. Jacek Szumski	05.2007r.	
Współpraca		mgr inż. Marcin Harasimowicz	05.2007r.	
			Podpis	
			J. Szumski	
			M. Harasimowicz	

